
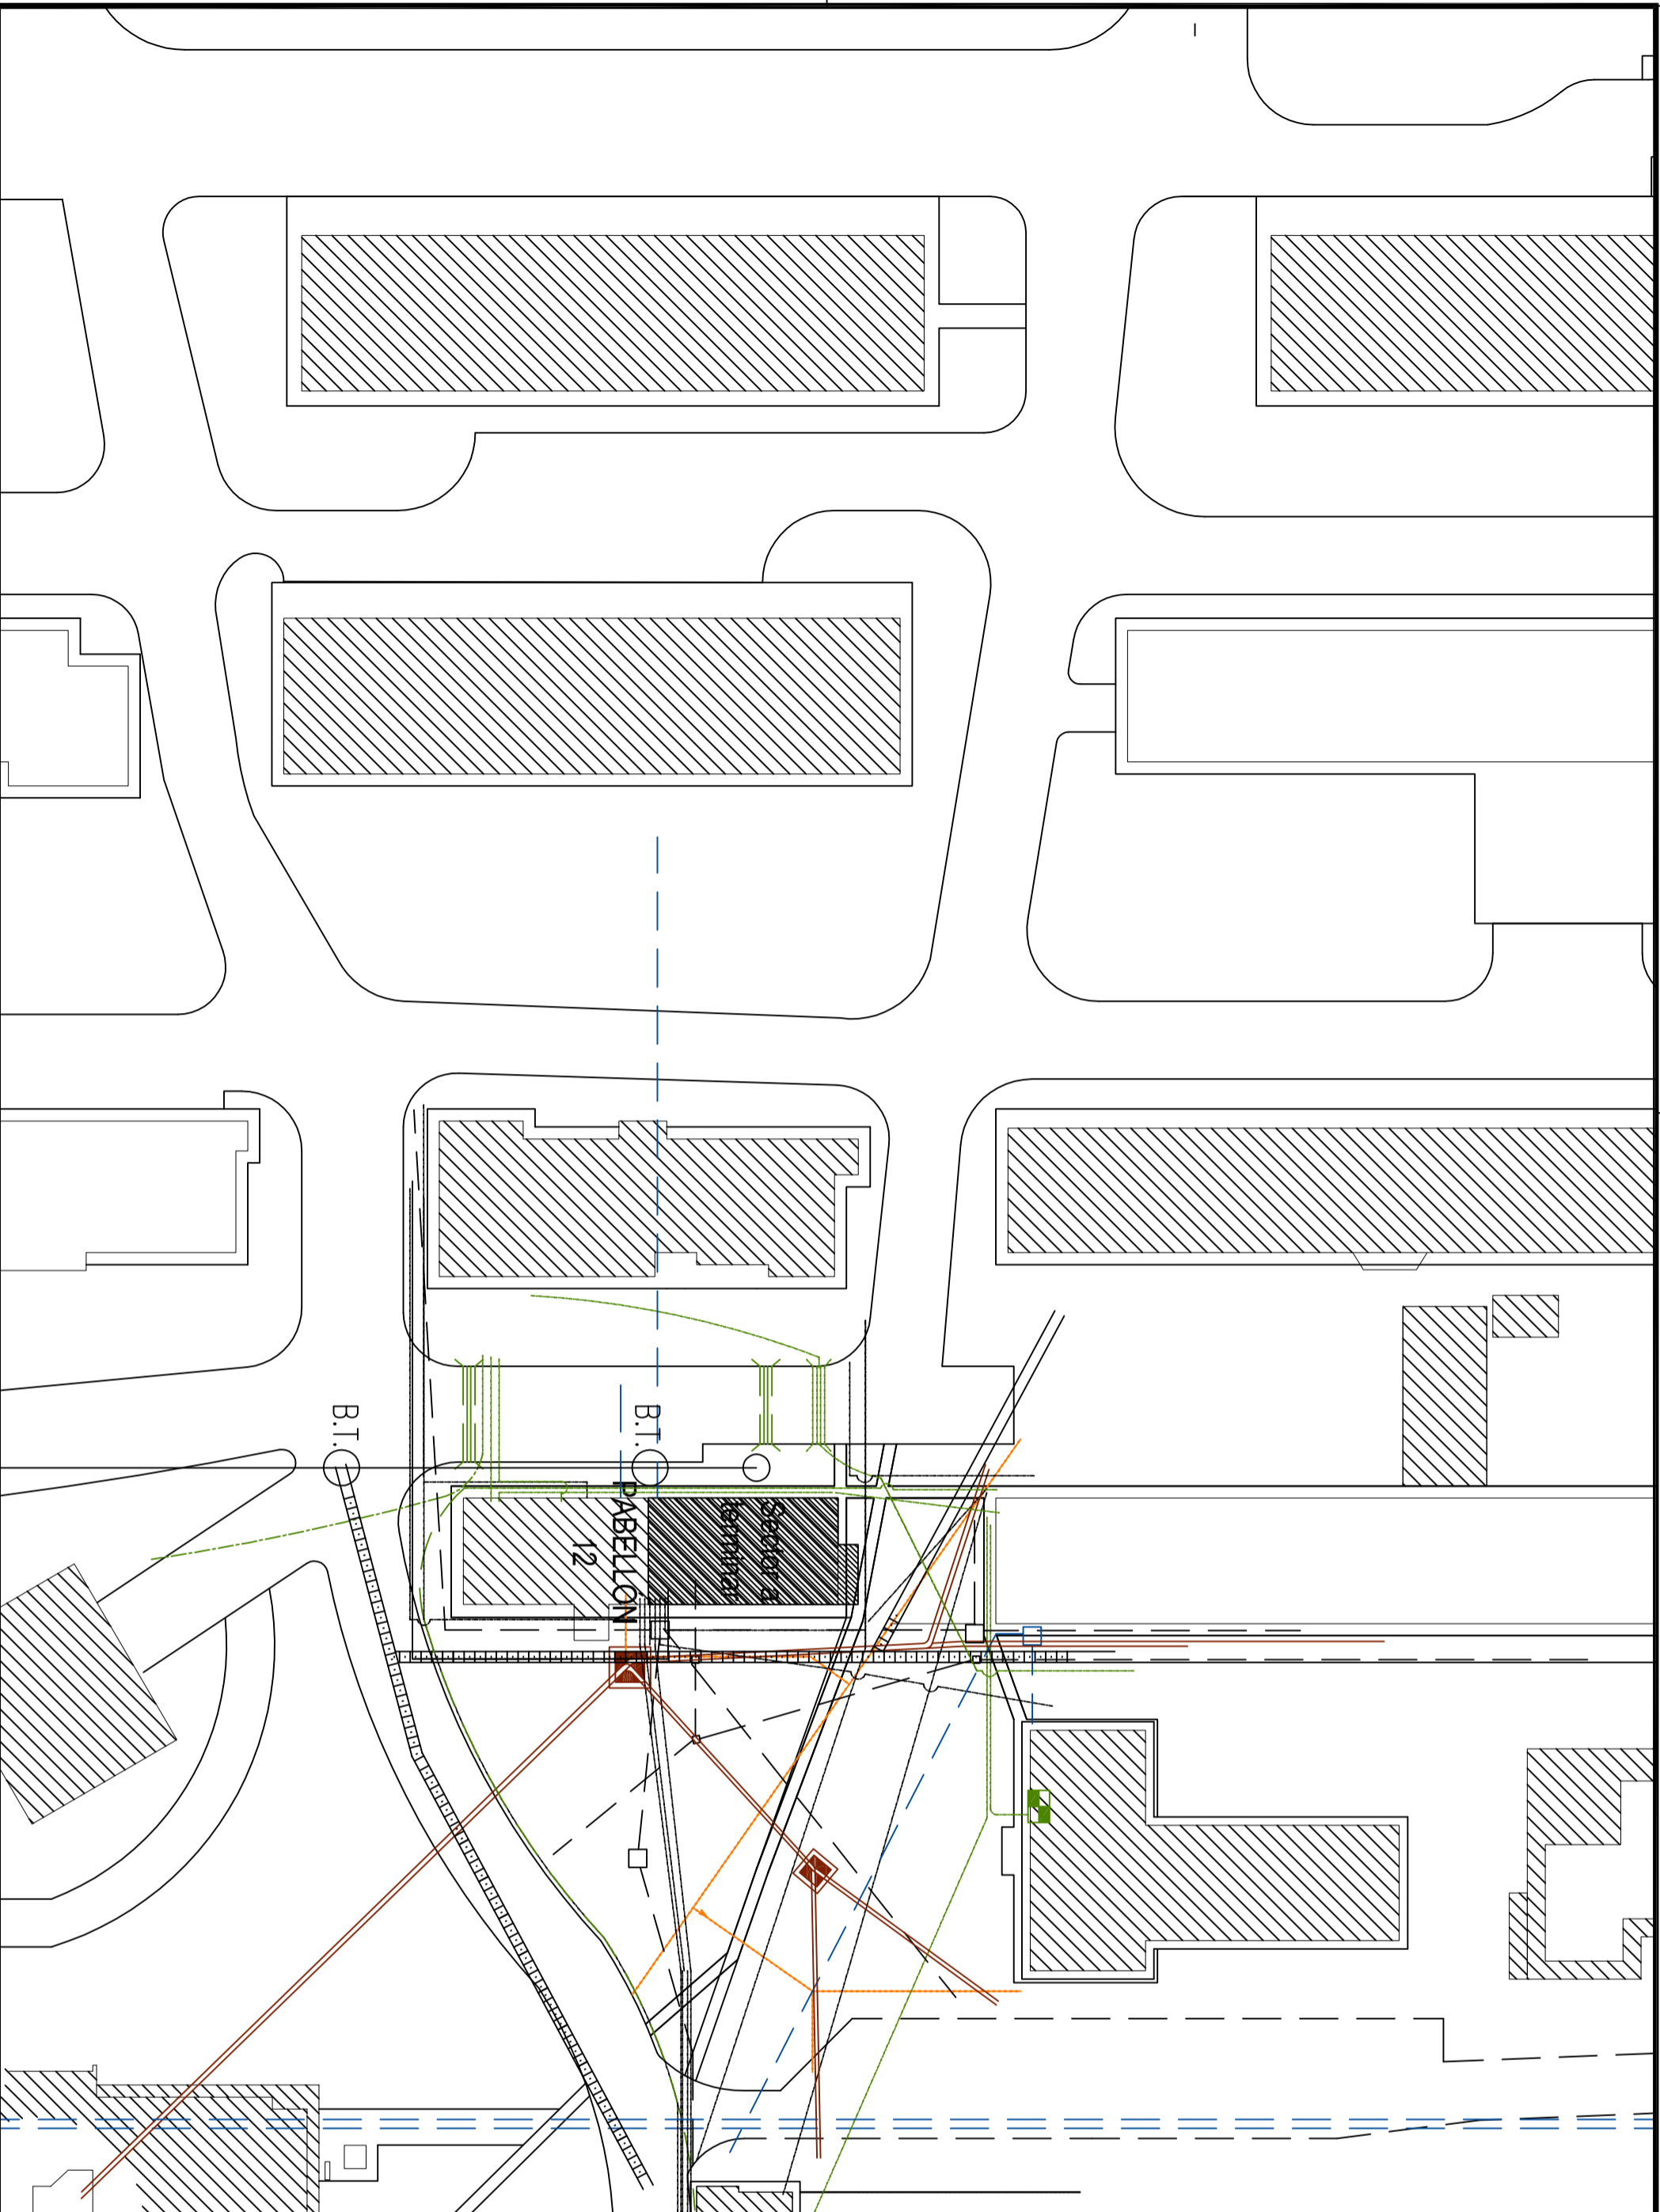



ET-CAREM25B-12
ANEXO 4: PLANOS CONSTRUCTIVOS

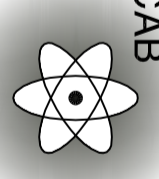

LEYENDA


- Agua
- Electricidad
- Telefonía
- Fibra óptica
- Red cloacal
- Gas
- Pluviales

	COMISIÓN NACIONAL DE ENERGÍA ATÓMICA		PLANO N.º 012-001 GE rev.01
	CENTRO ATÓMICO BARILOCHE		
DEPARTAMENTO INGENIERÍA ESPECIALIZADA OBRAS Y MANTENIMIENTO	AMPLIACIÓN DEL ALA ESTE DEL PABELLÓN 12		FECHAS Proy. ENERO.19 Dib. ENERO.19 Apro. FEBRERO.19
FIRMAS proyectó dibujó aprobó	PLANO DE UBICACIÓN		OBS.
			ESCALA 1:500

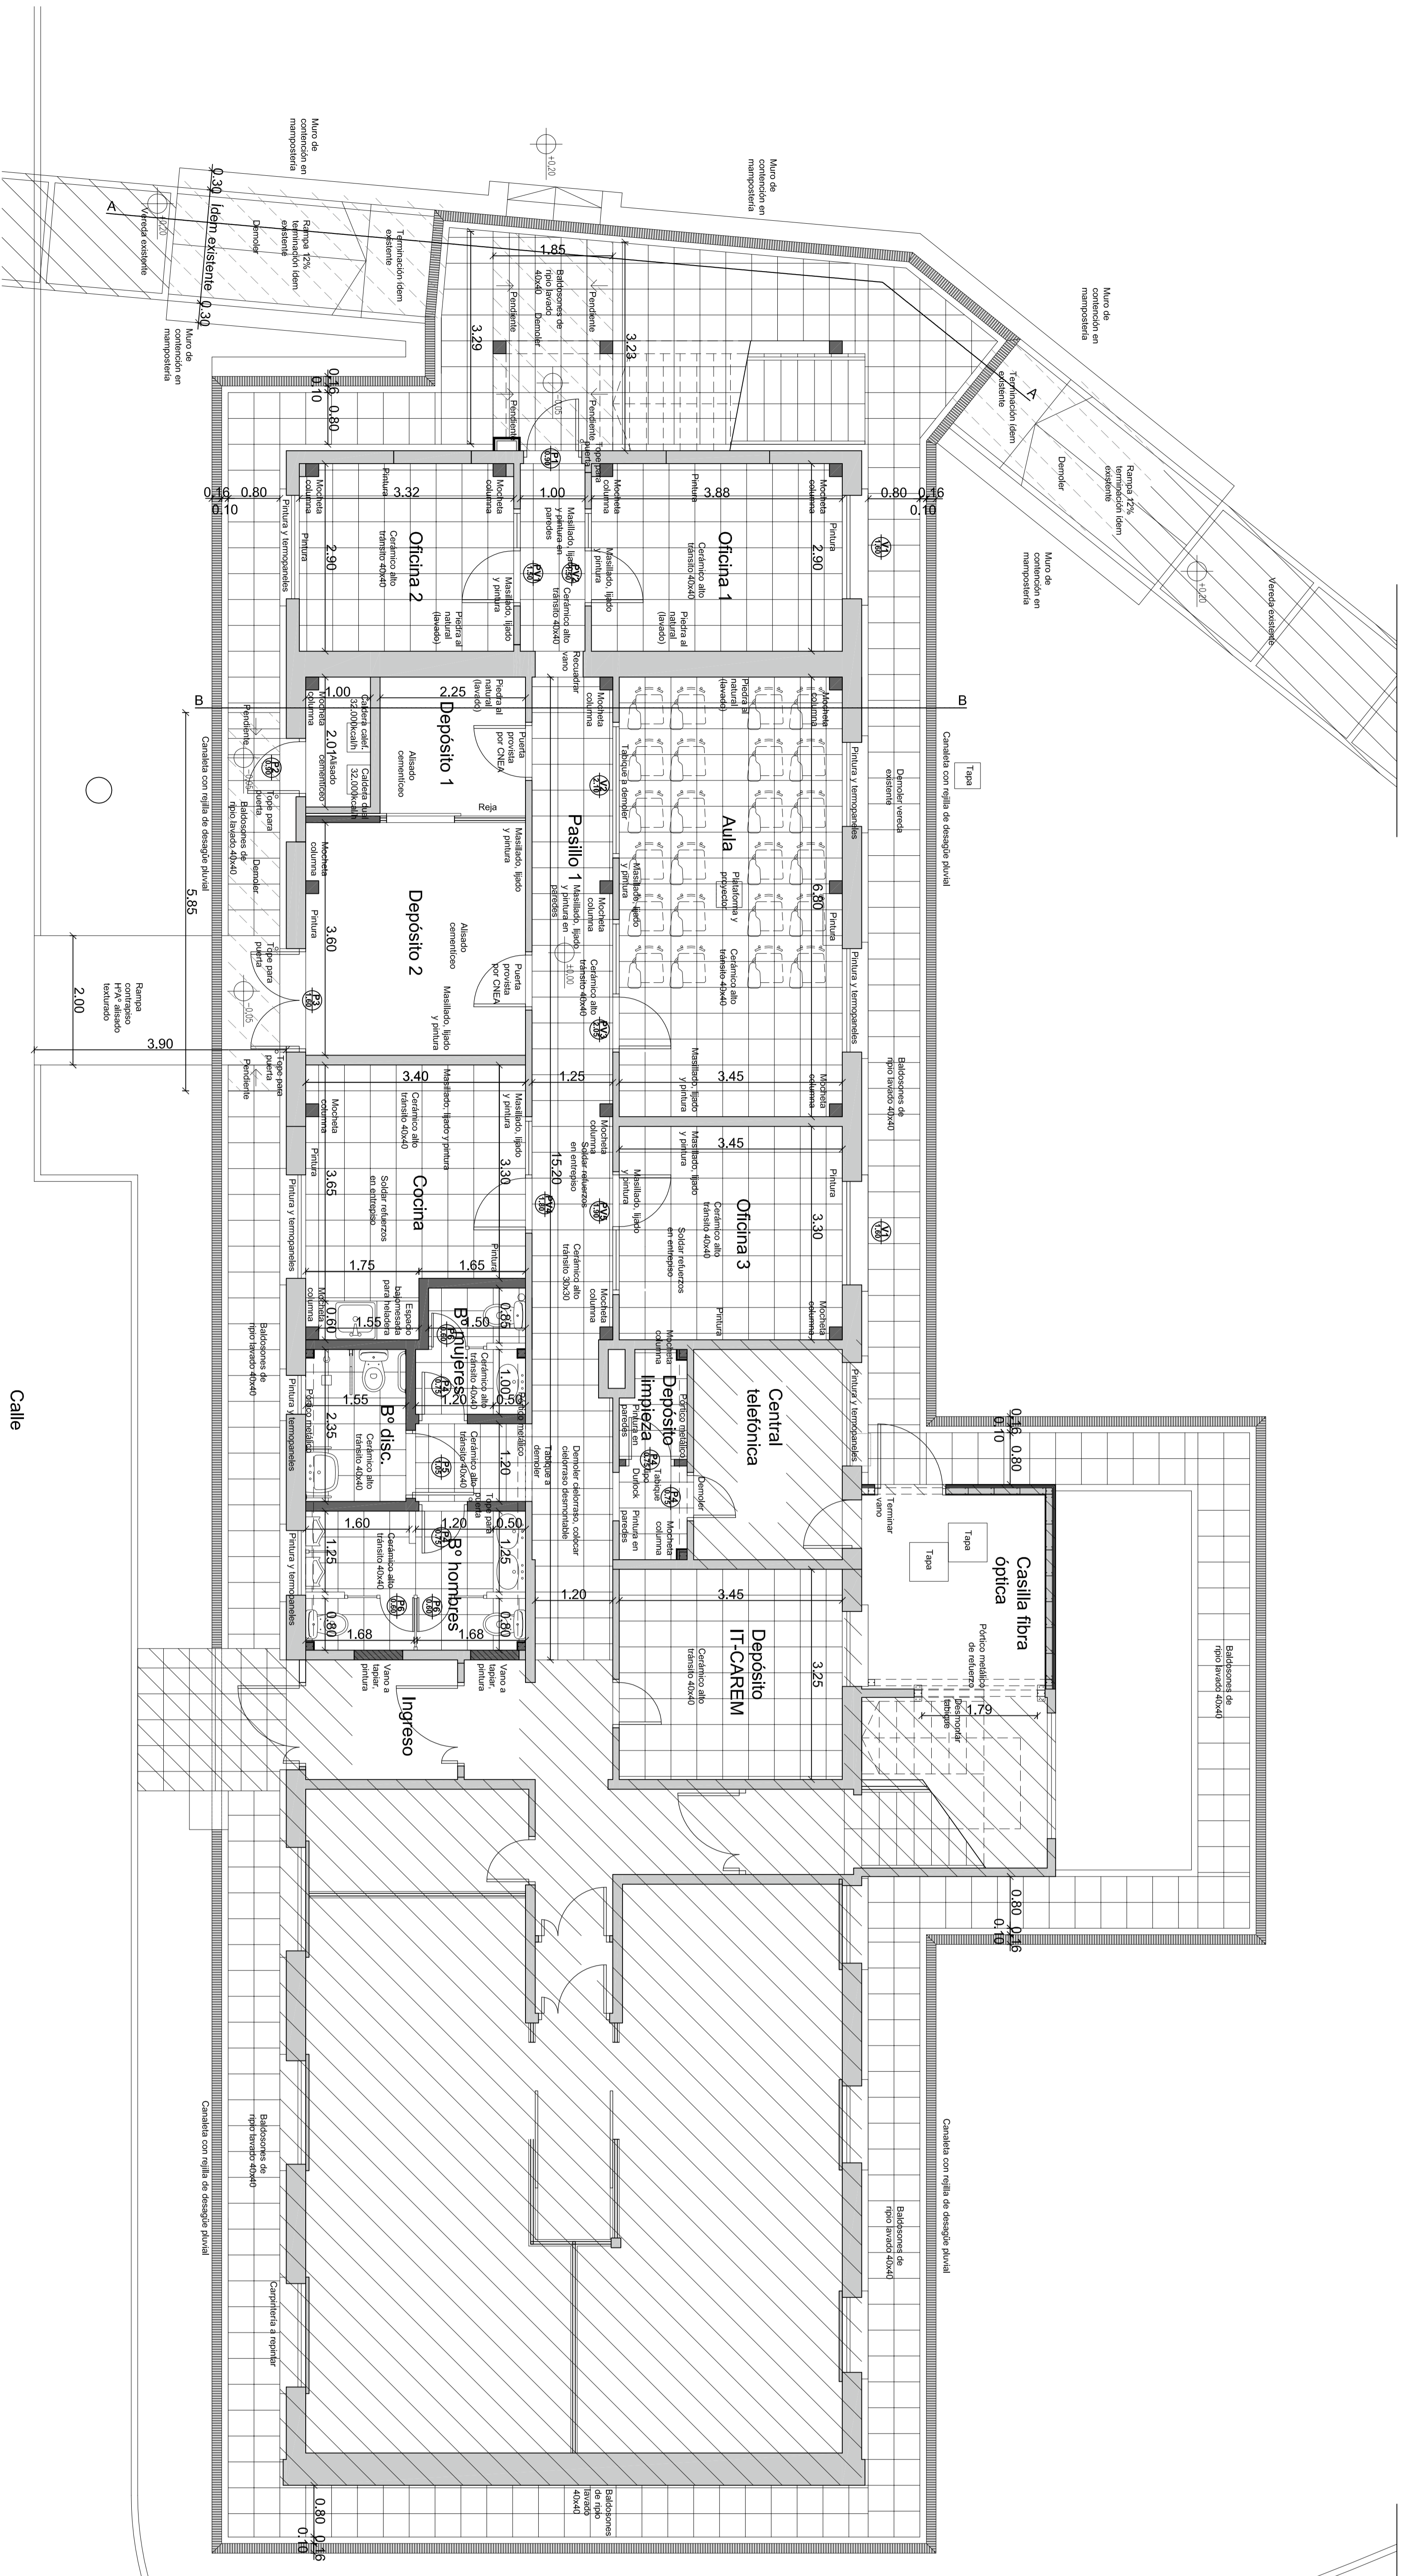


PABELLÓN 12 PLANTA BAJA


Calle

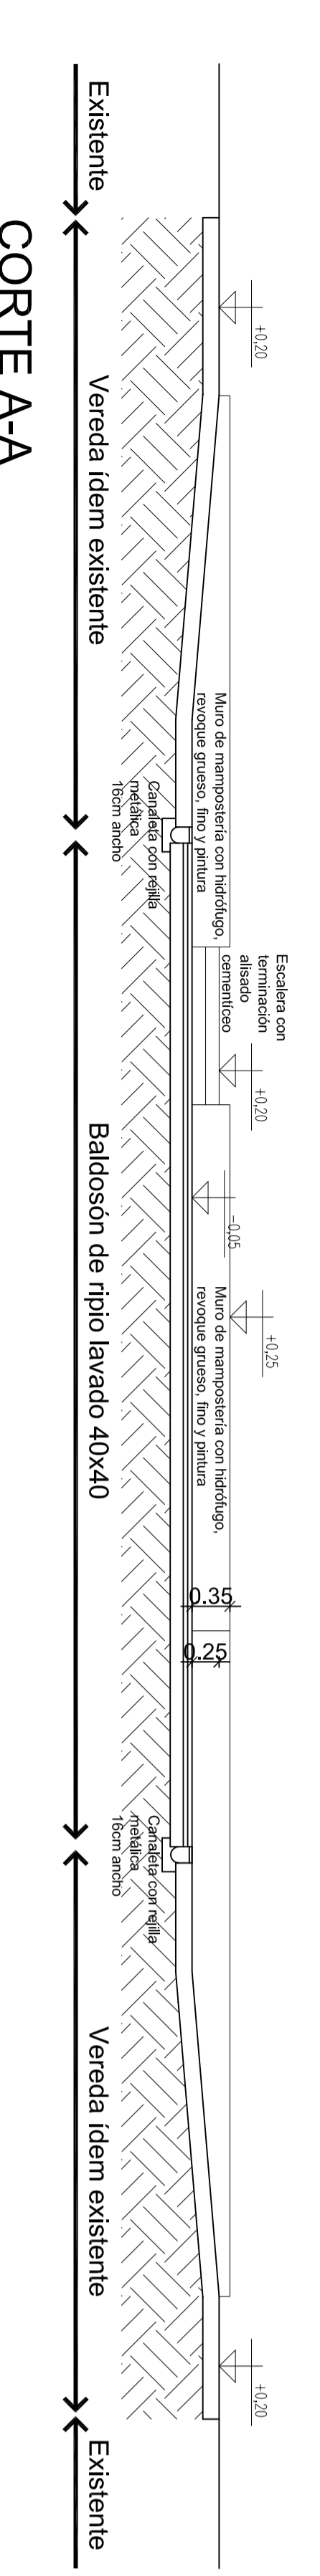


	COMISION NACIONAL DE ENERGIA ATOMICA		012-002
	CENTRO ATOMICO BARILOCHE		DE TV.01
	AMPLIACION DEL ALA ESTE DEL PABELLON 12		MANTENIMIENTO
	PROYECTO		FECHAS
FRIMAS	PROYECTO	DISEÑO Y MANTENIMIENTO	PROY. EMBOL 19
PROYECTO	PROYECTO	PROYECTO	DIB. EMBOL 19
PROYECTO	PROYECTO	PROYECTO	APR. FEBRO 19
PROYECTO	PROYECTO	PROYECTO	FECHA
PROYECTO	PROYECTO	PROYECTO	1-20

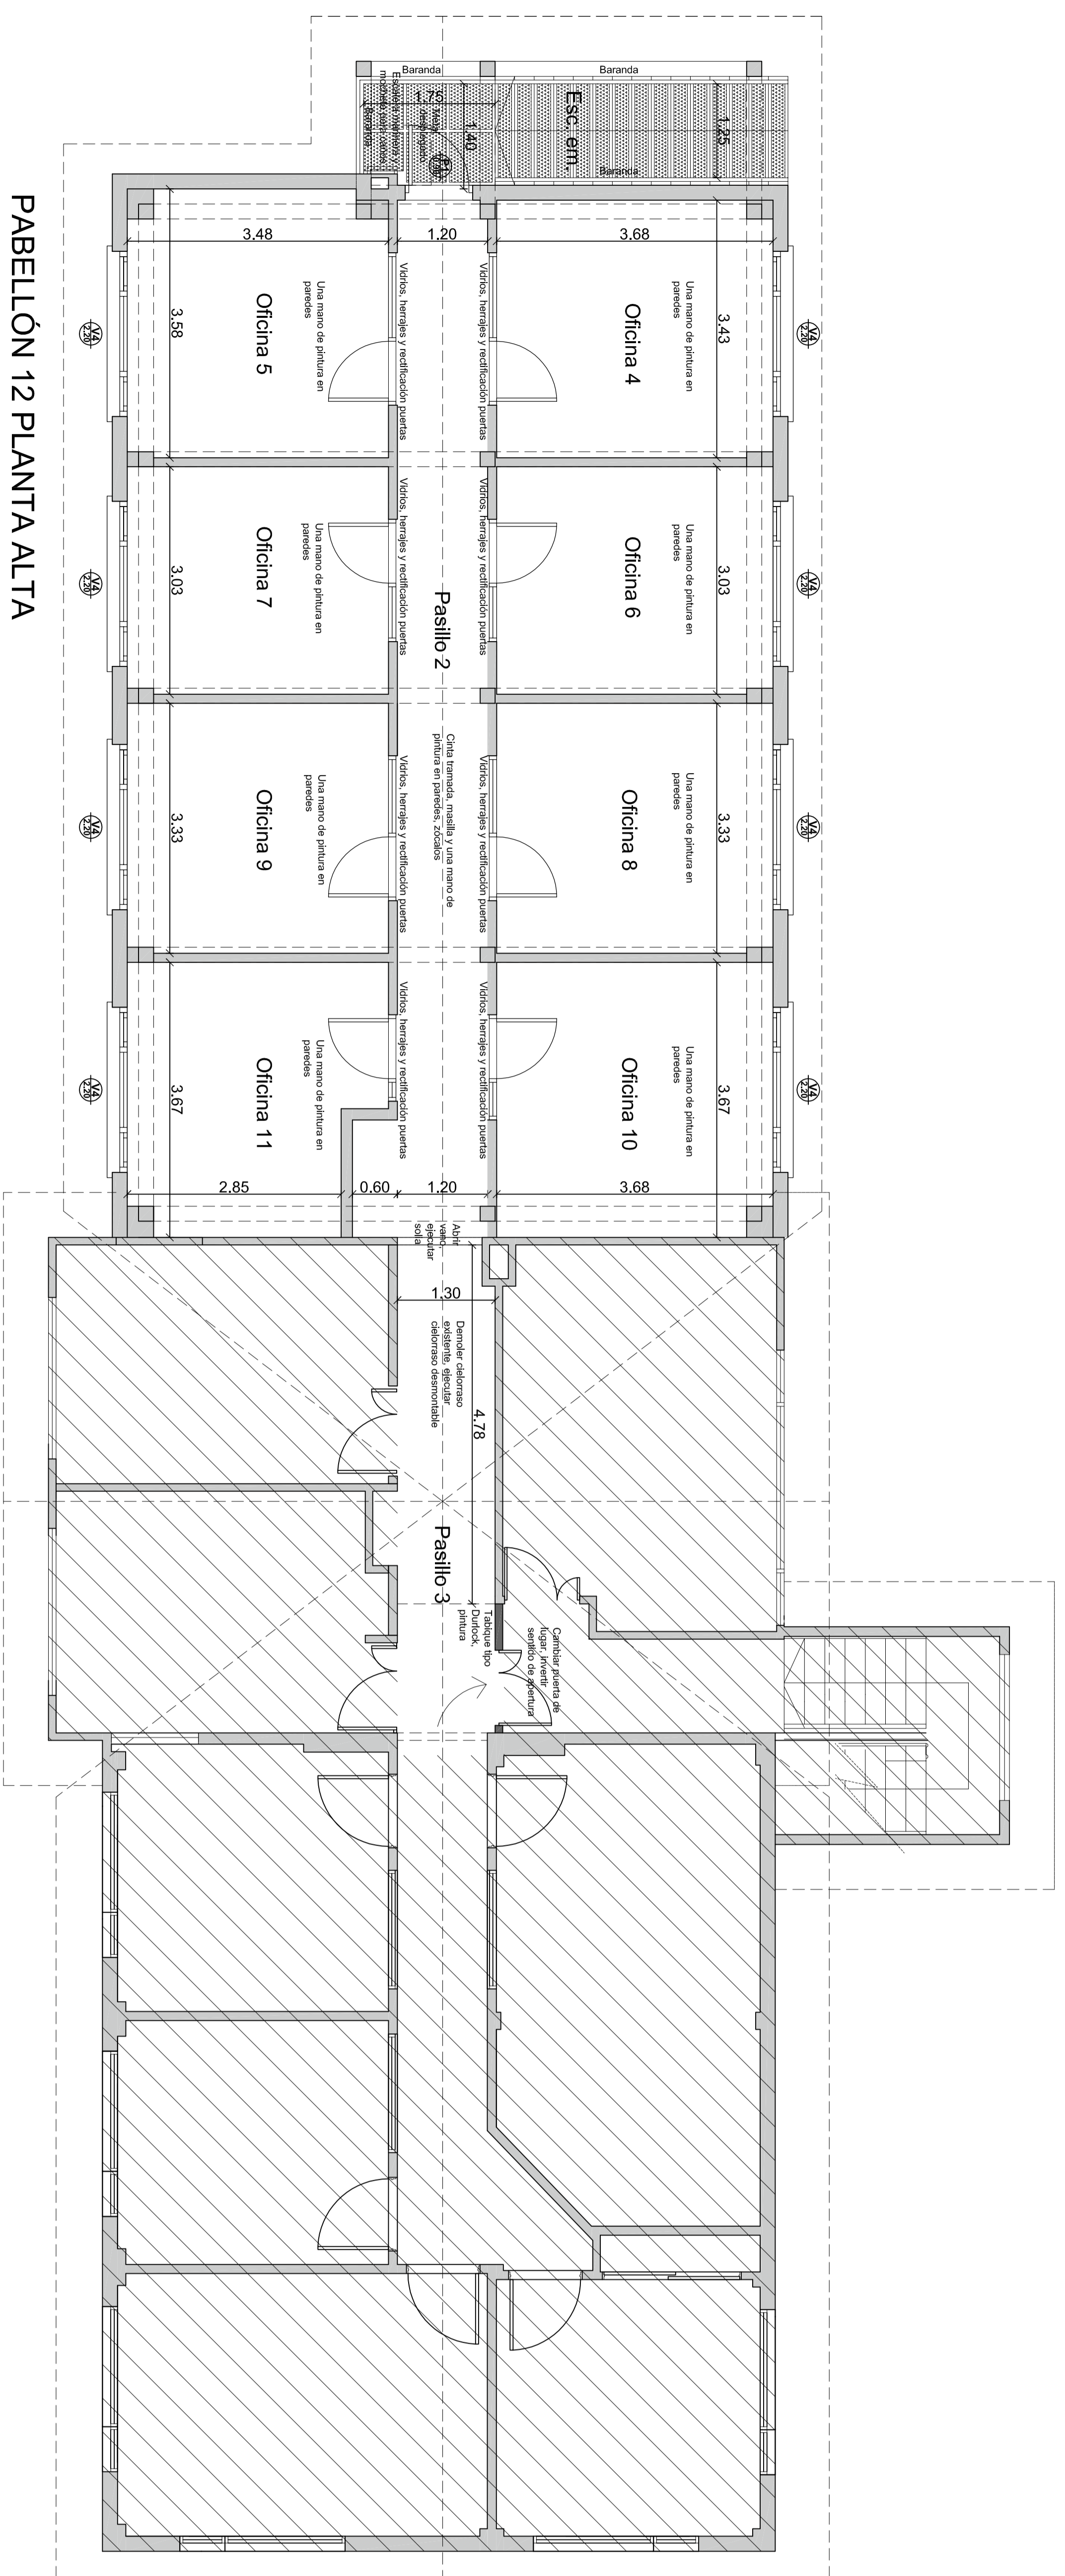


PABELLÓN 12 PLANTA ALTA

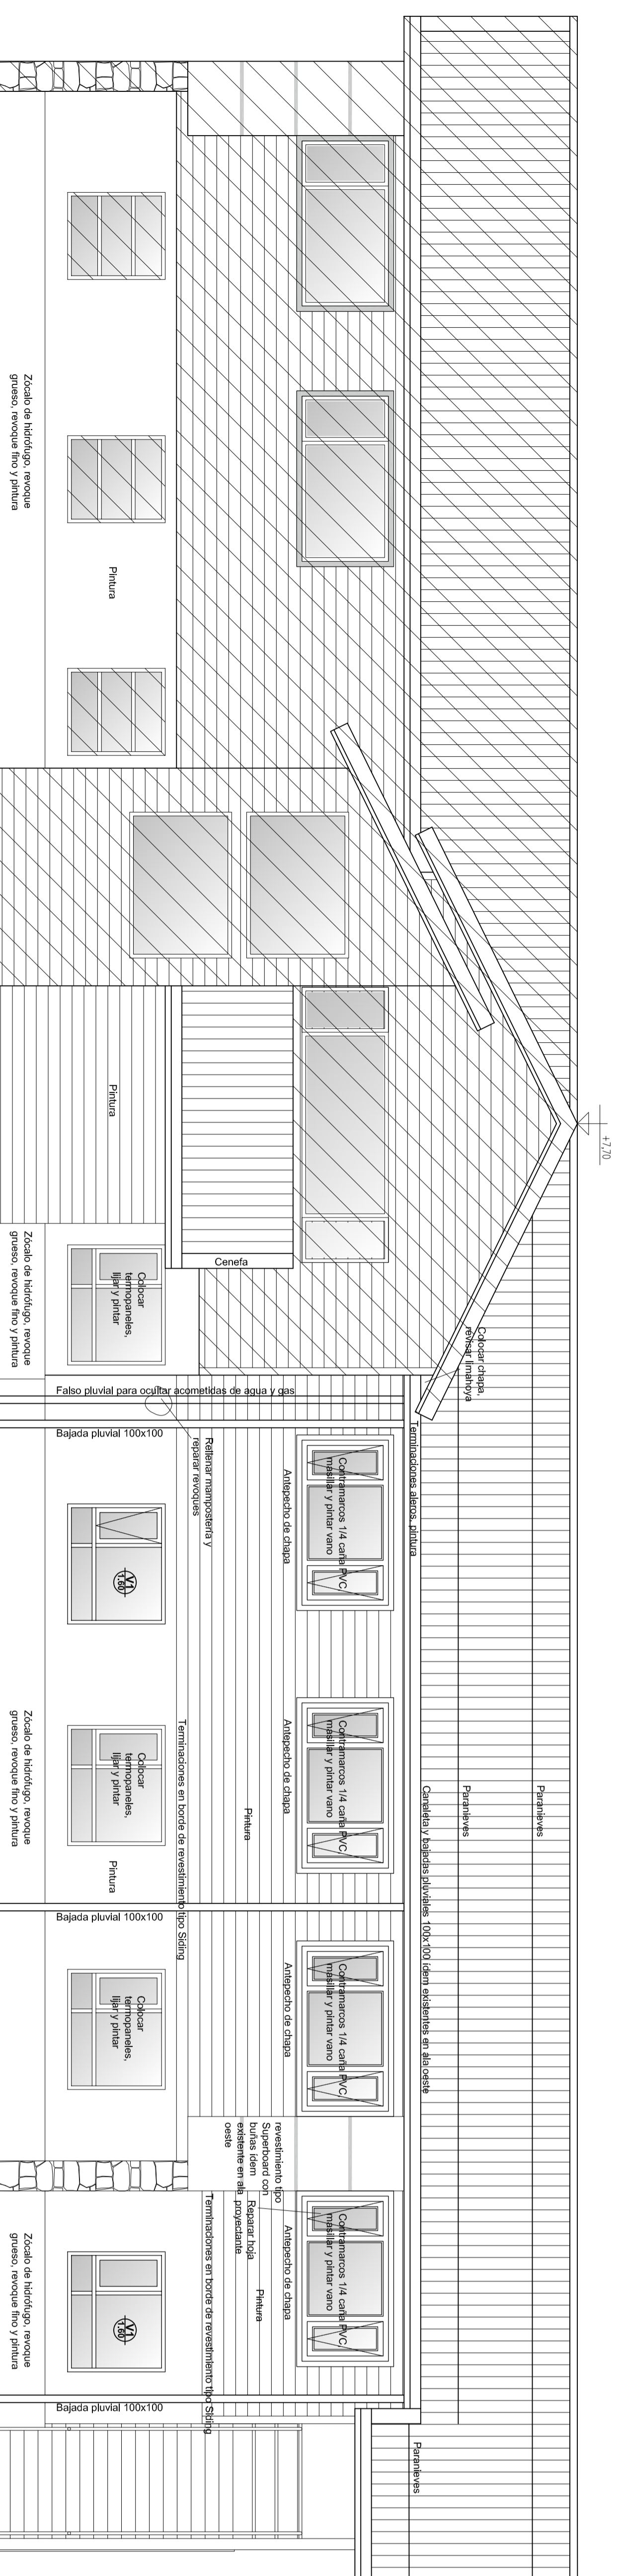


FACHADA SUR

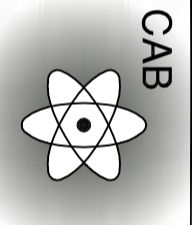
	COMISIÓN NACIONAL DE ENERGÍA ATÓMICA	PLANO N°
	012-003	GE rev.01
CENTRO ATÓMICO BARRIOCHE	DEPARTAMENTO DE REGULACIÓN Y MANTENIMIENTO	PROYECTO DE APLICACIÓN DEL MAESTRO PABELLÓN 12
PROYECTO	FECHAS	OBS.
dibujo	Proy. ENERO 19 Dib. ENERO 19 Apr. FEBRERO 19	ESCALA 1:50
aprobado	OBS.	

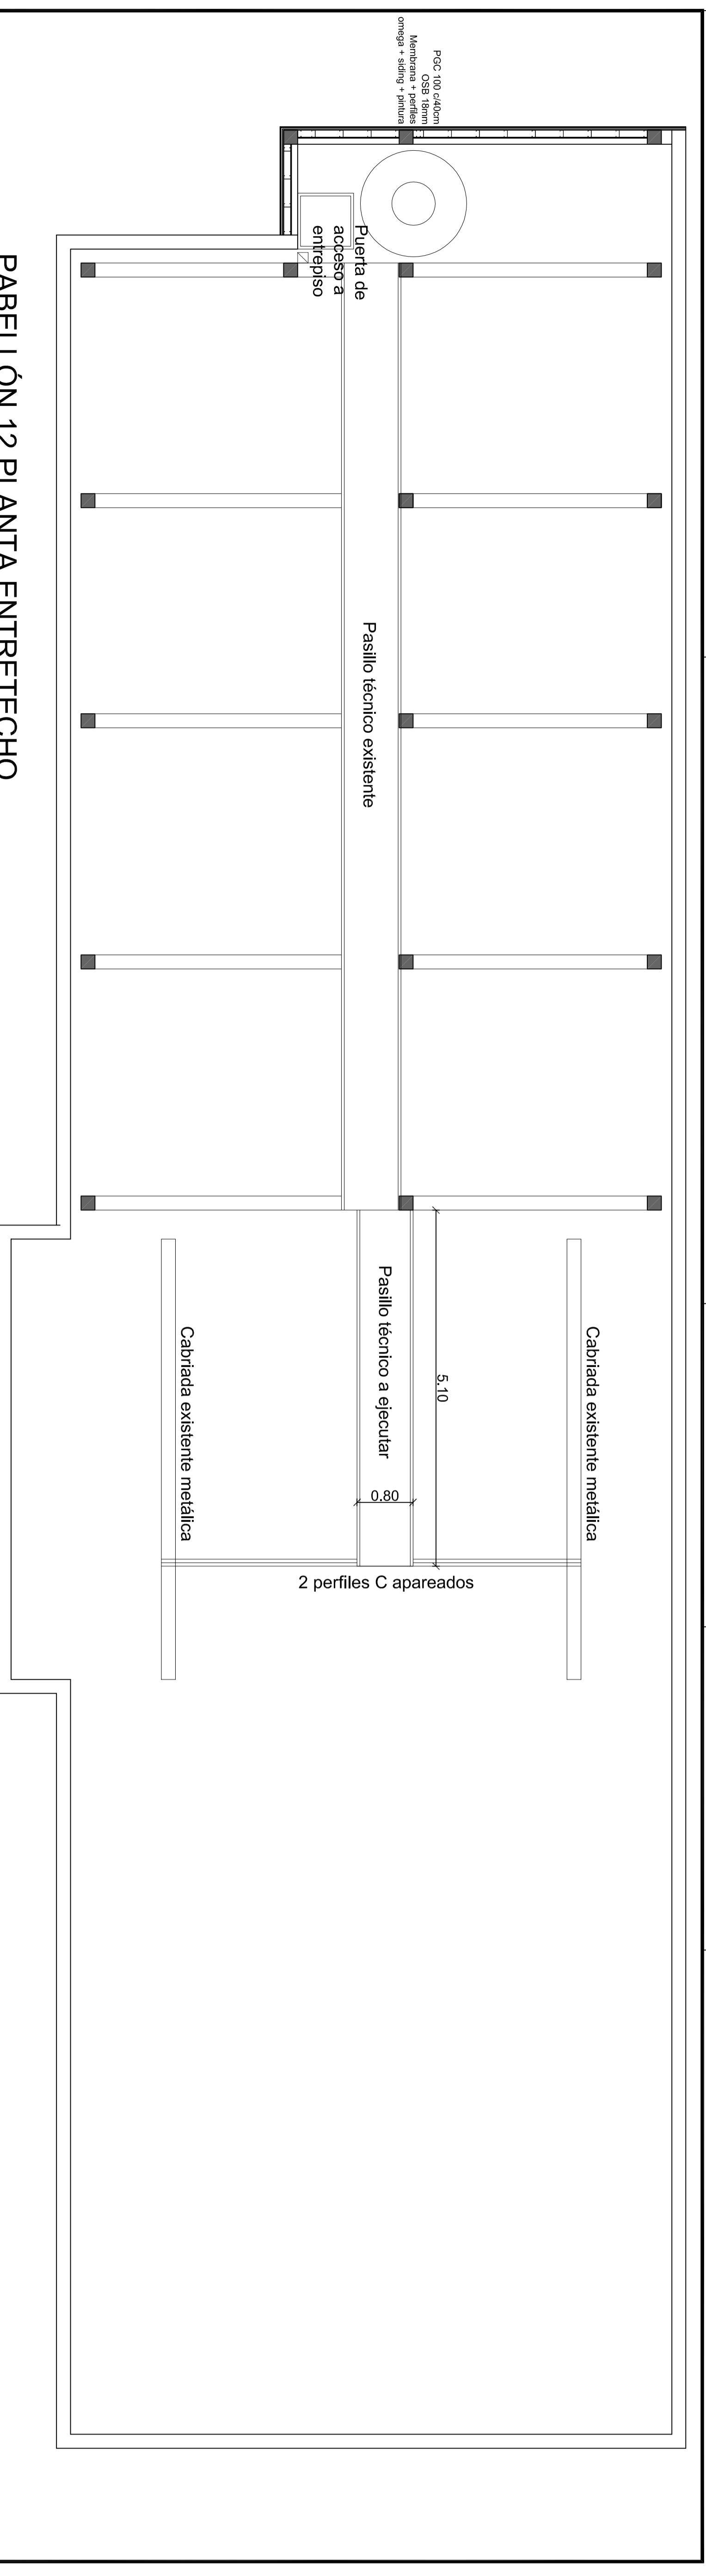


PABELLÓN 12 PLANTA ENTRETIECHO

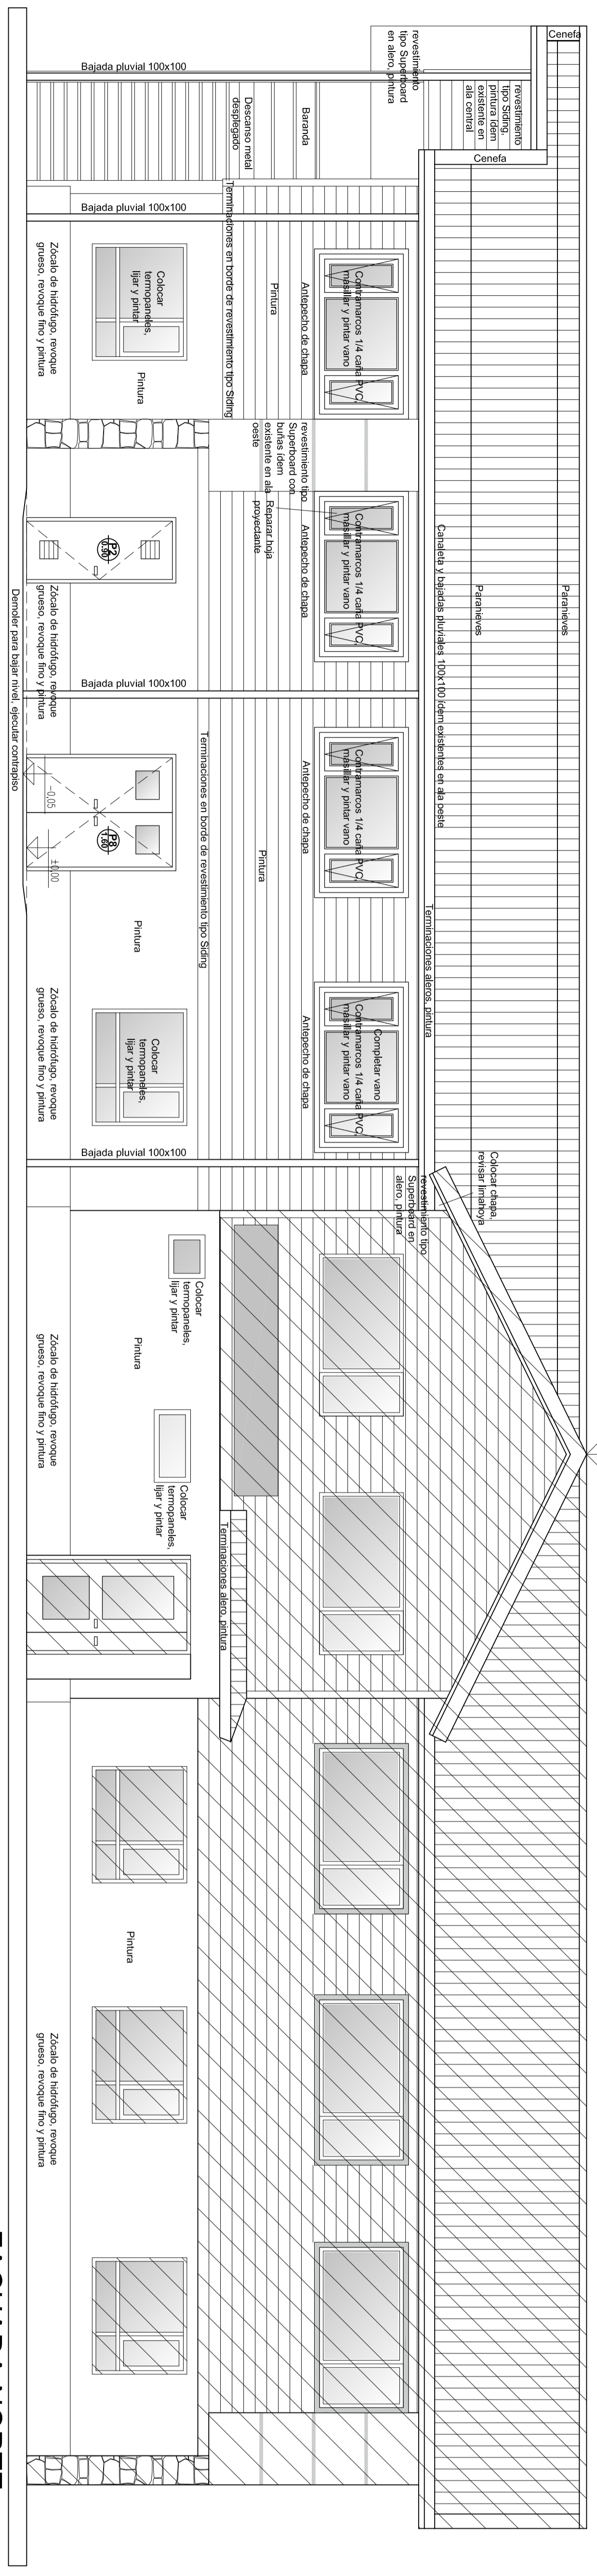

FACHADA NORTE

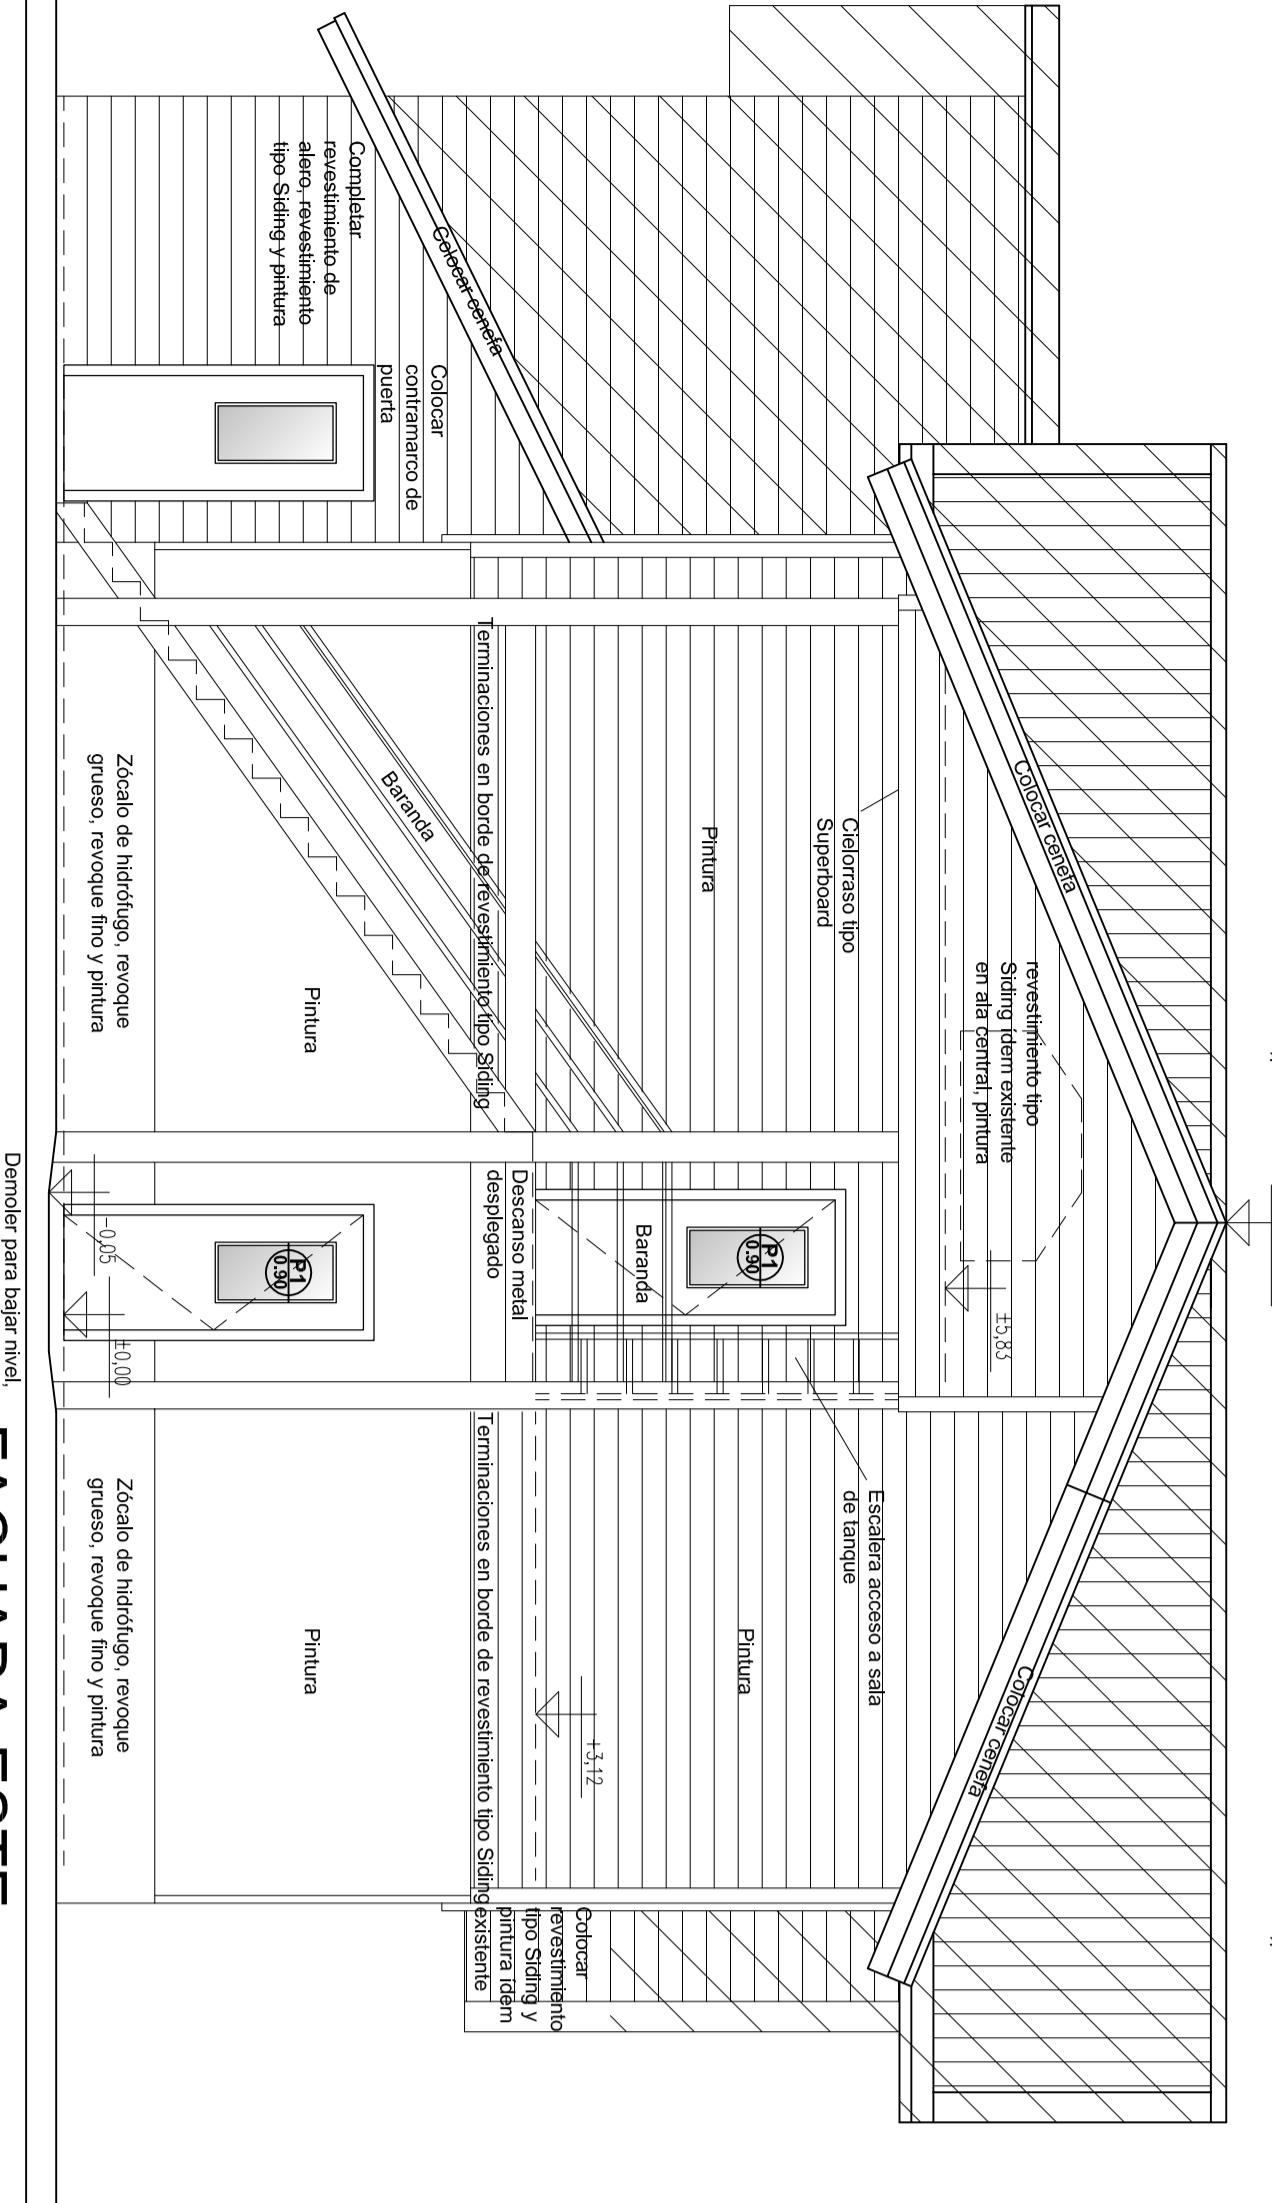

FACHADA ESTE

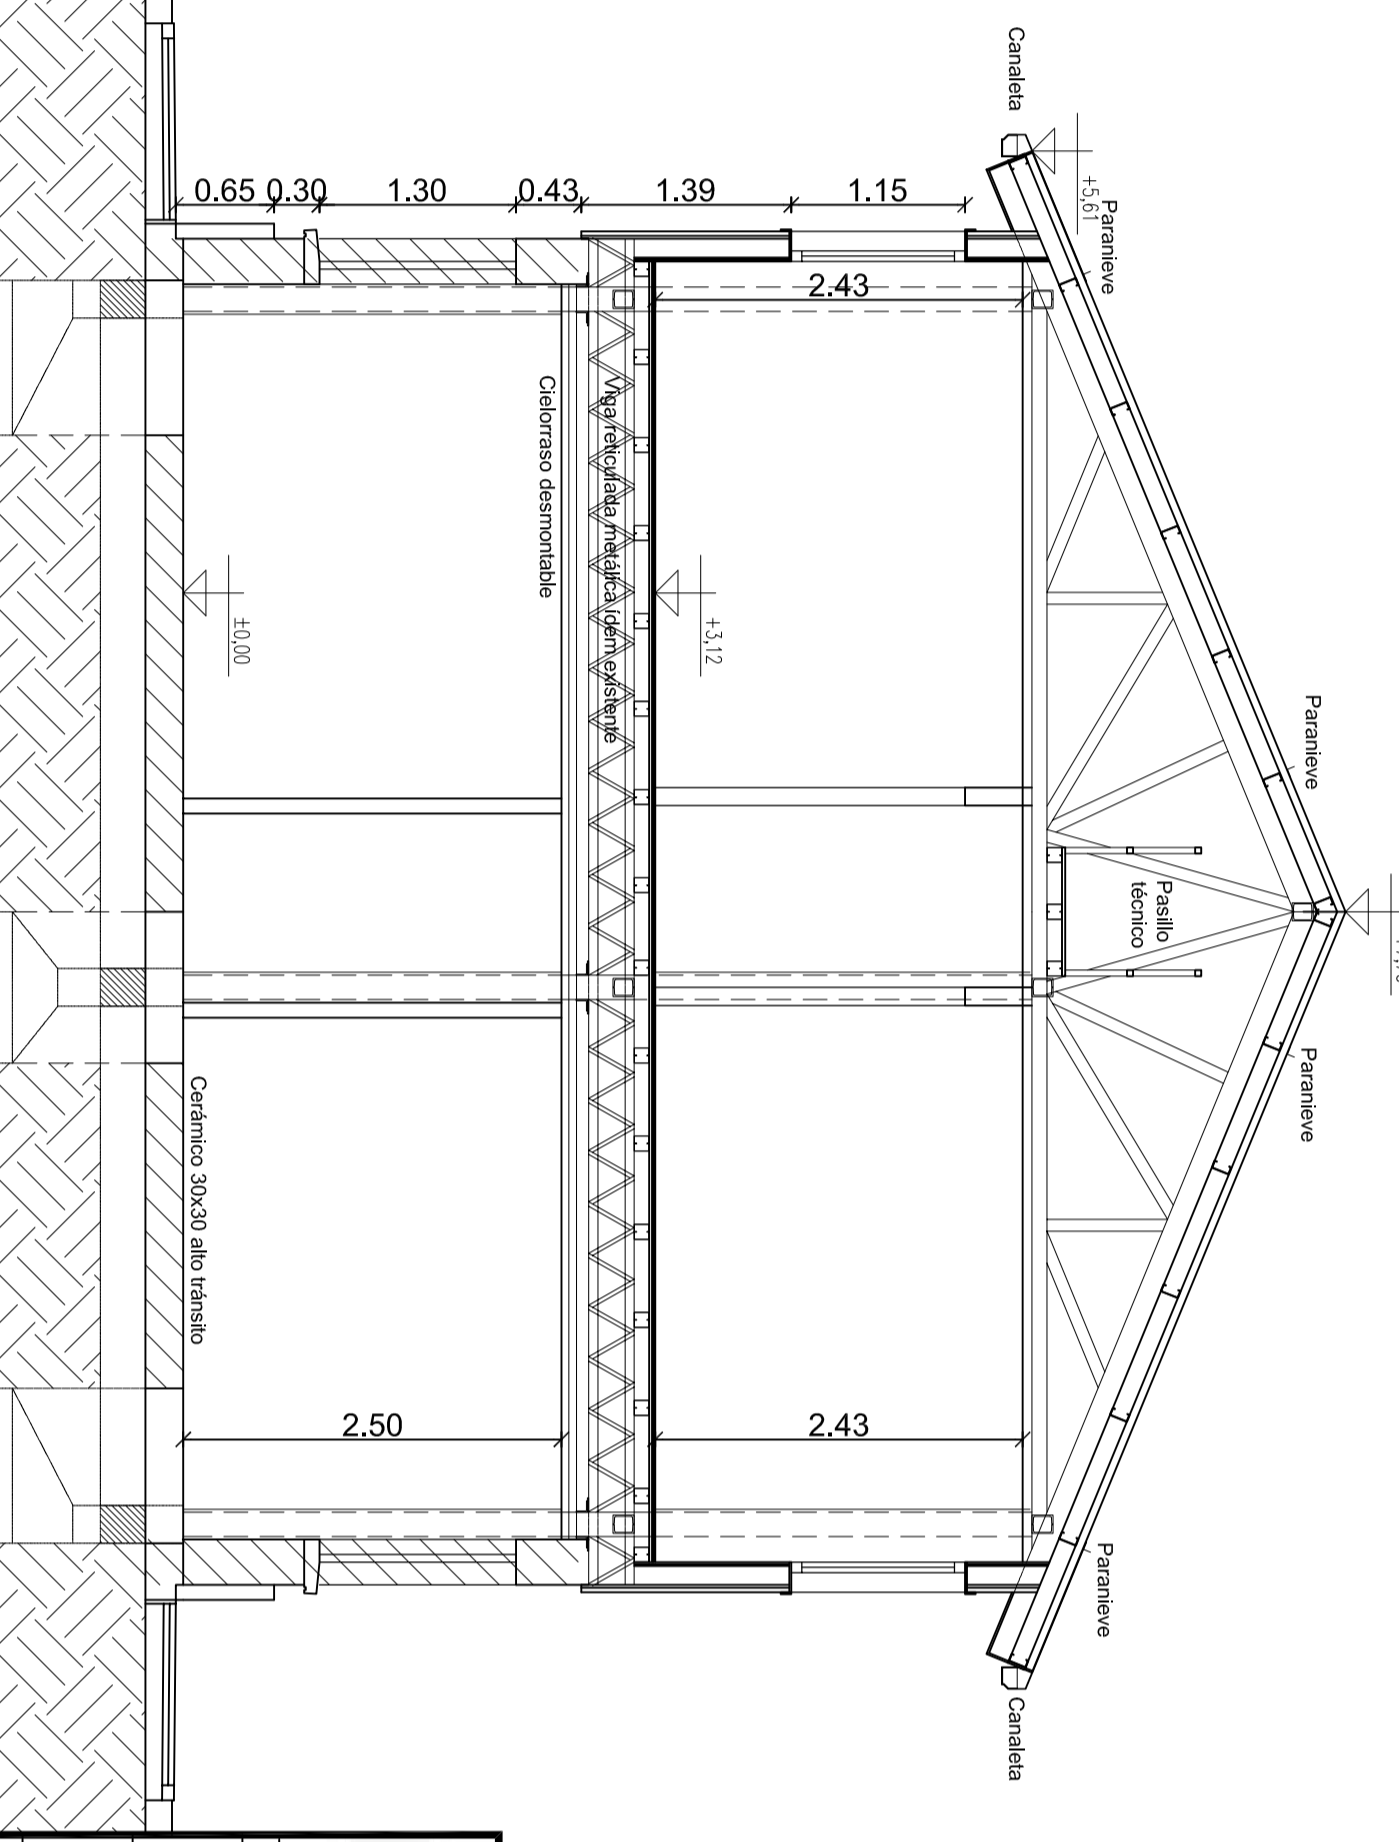

CORTE C-C

	COMISIÓN NACIONAL DE ENERGÍA ATÓMICA		PLANO N° 012-004 GE rev.01
	FINALES PROYECTOS	DEPARTAMENTO INVESTIGACIÓN Y DESARROLLO	
dibujo	PLANTA DE ENTRETIECHO FACHADA NORTE, FACHADA ESTE, CORTE B-B		FECHA ENERO 19
proyecto	OBS.		FECHA FEBRERO 19
			ESCALA 1:50